



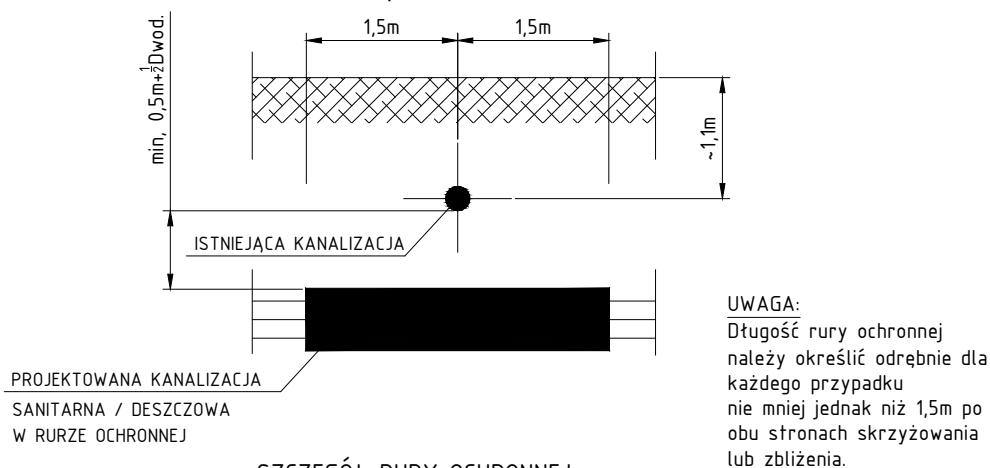

ZABEZPIECZENIE WODOCIĄGU PRZY SKRZYŻOWANIACH / ZBLIŻENIACH Z KANALIZACJĄ O ŚREDNICY DN150-300

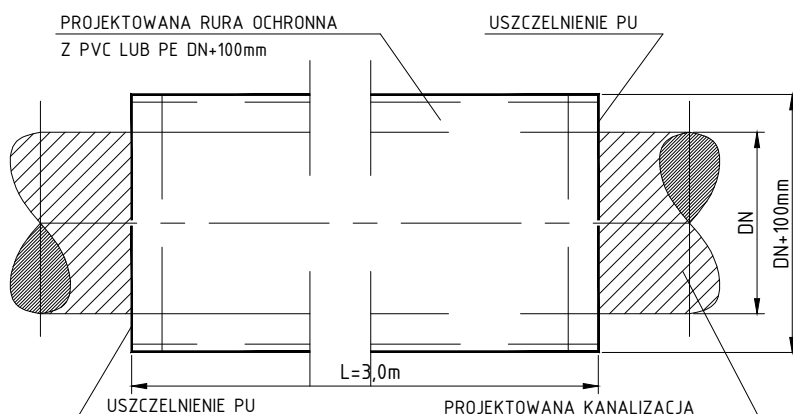

SZCZEGÓŁ RURY OCHRONNEJ



1. Niniejszy rysunek rozpatrywać łącznie z całą dokumentacją
2. Integralną częścią dokumentacji jest opis techniczny.

Inwestor  PRZEDSIĘBIORSTWO INŻYNIERII MIEJSKIEJ SP. Z O.O.		Przedsiębiorstwo Inżynierii Miejskiej Sp. z o.o. ul. Szarych Szeregów 2 43-502 Czechowice - Dziedzice	
Jednostka projektowa  AB INŻYNIERIA		Andrzej Boczkowski 44-153 Łany Wielkie Ul. Wiejska 22 tel. 663 492 323 a.boczkowski@o2.pl NIP: 6331528695	
PROJEKTY WOD-KAN-CO I GAZ - DORADZTWO TECHNICZNE - URZĄDZENIA OCHRONY WÓD - NADZORY - INWENTARYZACJE BUDOWLANE			
Stadium PROJEKT BUDOWLANY	Zamierzenie budowlane "Opracowanie dokumentacji projektowej dla zadania: Budowa sieci kanalizacji sanitarnej w ulicy Stawowej w Czechowicach - Dziedzicach"		
Adres zamierzenia województwo śląskie, powiat Bielsko-Biała, miasto Czechowice-Dziedzice			
Nazwa opracowania PROJEKT TECHNICZNY			
Tytuł rysunku Zabezpieczenie uzbrojenia - kanalizacja			
Stanowisko	Imię i nazwisko	Nr uprawnień / specjalność	Podpis
BRANŻA SANITARNA			
Opracował	Andrzej Boczkowski	-	
Projektant	Agnieszka Boczkowska	SLK/3731/POOS/11	
Projektant sprawdzający	Urszula Tomana	SLK/6347/PBS/19	
	Data opracowania 01.2022r.	Skala 1:25/ 1:20	Nr rys. IS-06