



ZABEZPIECZENIE WODOCIĄGU PRZY SKRZYŻOWANIACH / ZBLIŻENIACH Z KANALIZACJĄ O ŚREDNICY DN150-300

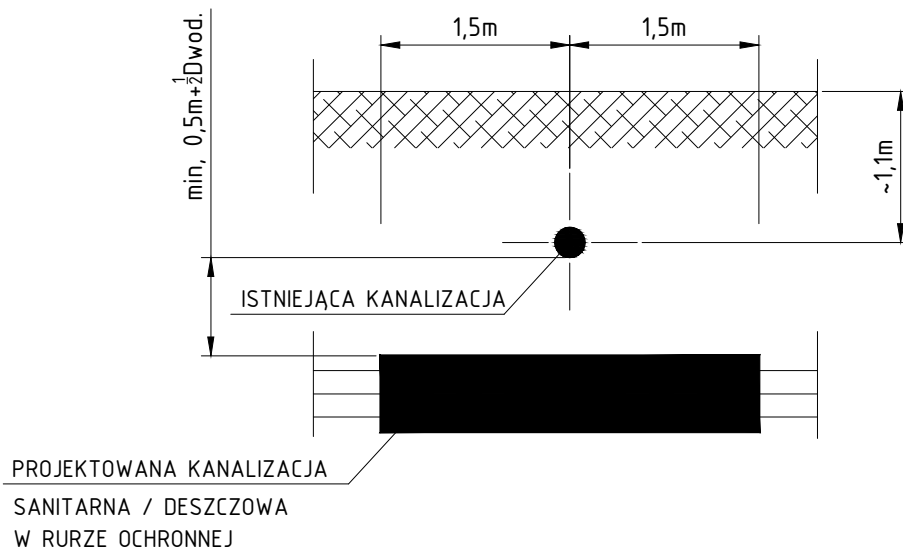

UWAGA:

Długość rury ochronnej należy określić odrębnie dla każdego przypadku nie mniej jednak niż 1,5m po obu stronach skrzyżowania lub zbliżenia.

SZCZEGÓŁ RURY OCHRONNEJ

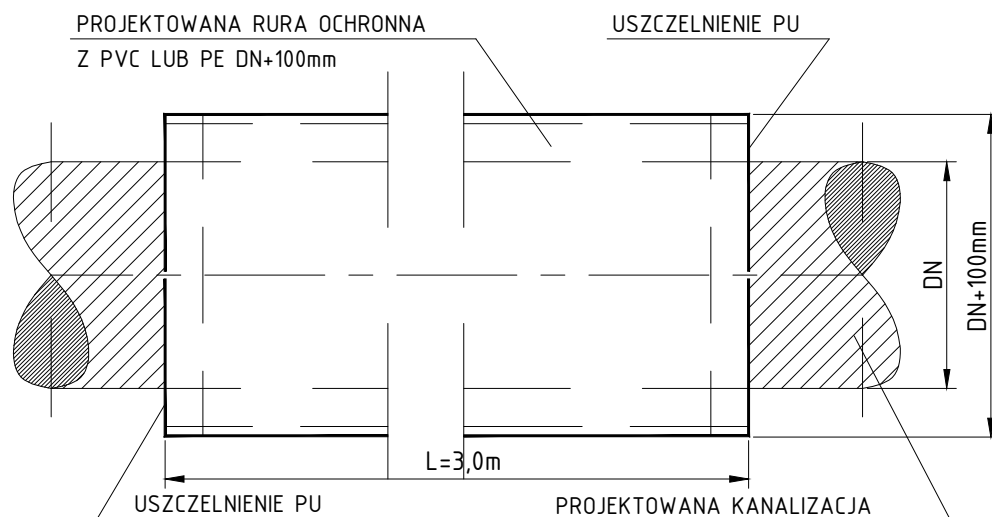

Przedsiębiorstwo Inżynierii Miejskiej Sp. z o.o.
ul. Szarych Szeregów 2
43-502 Czechowice - Dziedzice

Jednostka projektowa



Andrzej Boczkowski
44-153 Łany Wielkie
Ul. Wiejska 22

tel. 663 492 323
a.boczkowski@o2.pl
NIP: 6331528695

PROJEKTY WOD-KAN-CO I GAZ - DORADZTWO TECHNICZNE - URZĄDZENIA OCHRONY WÓD - NADZORY - INWENTARYZACJE BUDOWLANE

Stadium

Zamierzenie budowlane

"Opracowanie dokumentacji projektowej dla zadania:
Budowa sieci kanalizacji sanitarnej w ulicy Stawowej
w Czechowicach - Dziedzicach"

województwo śląskie, powiat Bielsko-Biała, miasto Czechowice-Dziedzice

PROJEKT ARCHITEKTONICZNO - BUDOWLANY

Zabezpieczenie uzbrojenia - wodociąg

Imię i nazwisko

Nr uprawnień / specjalność

Podpis

BRANŻA SANITARNA

Opracował

Andrzej Boczkowski

-

Projektant

Agnieszka Boczkowska

SLK/3731/POOS/11

Projektant sprawdzający

Urszula Tomana

SLK/6347/PBS/19

Data opracowania

01.2022r.

Skala

1:25/ 1:20

Nr rys.

IS-05