


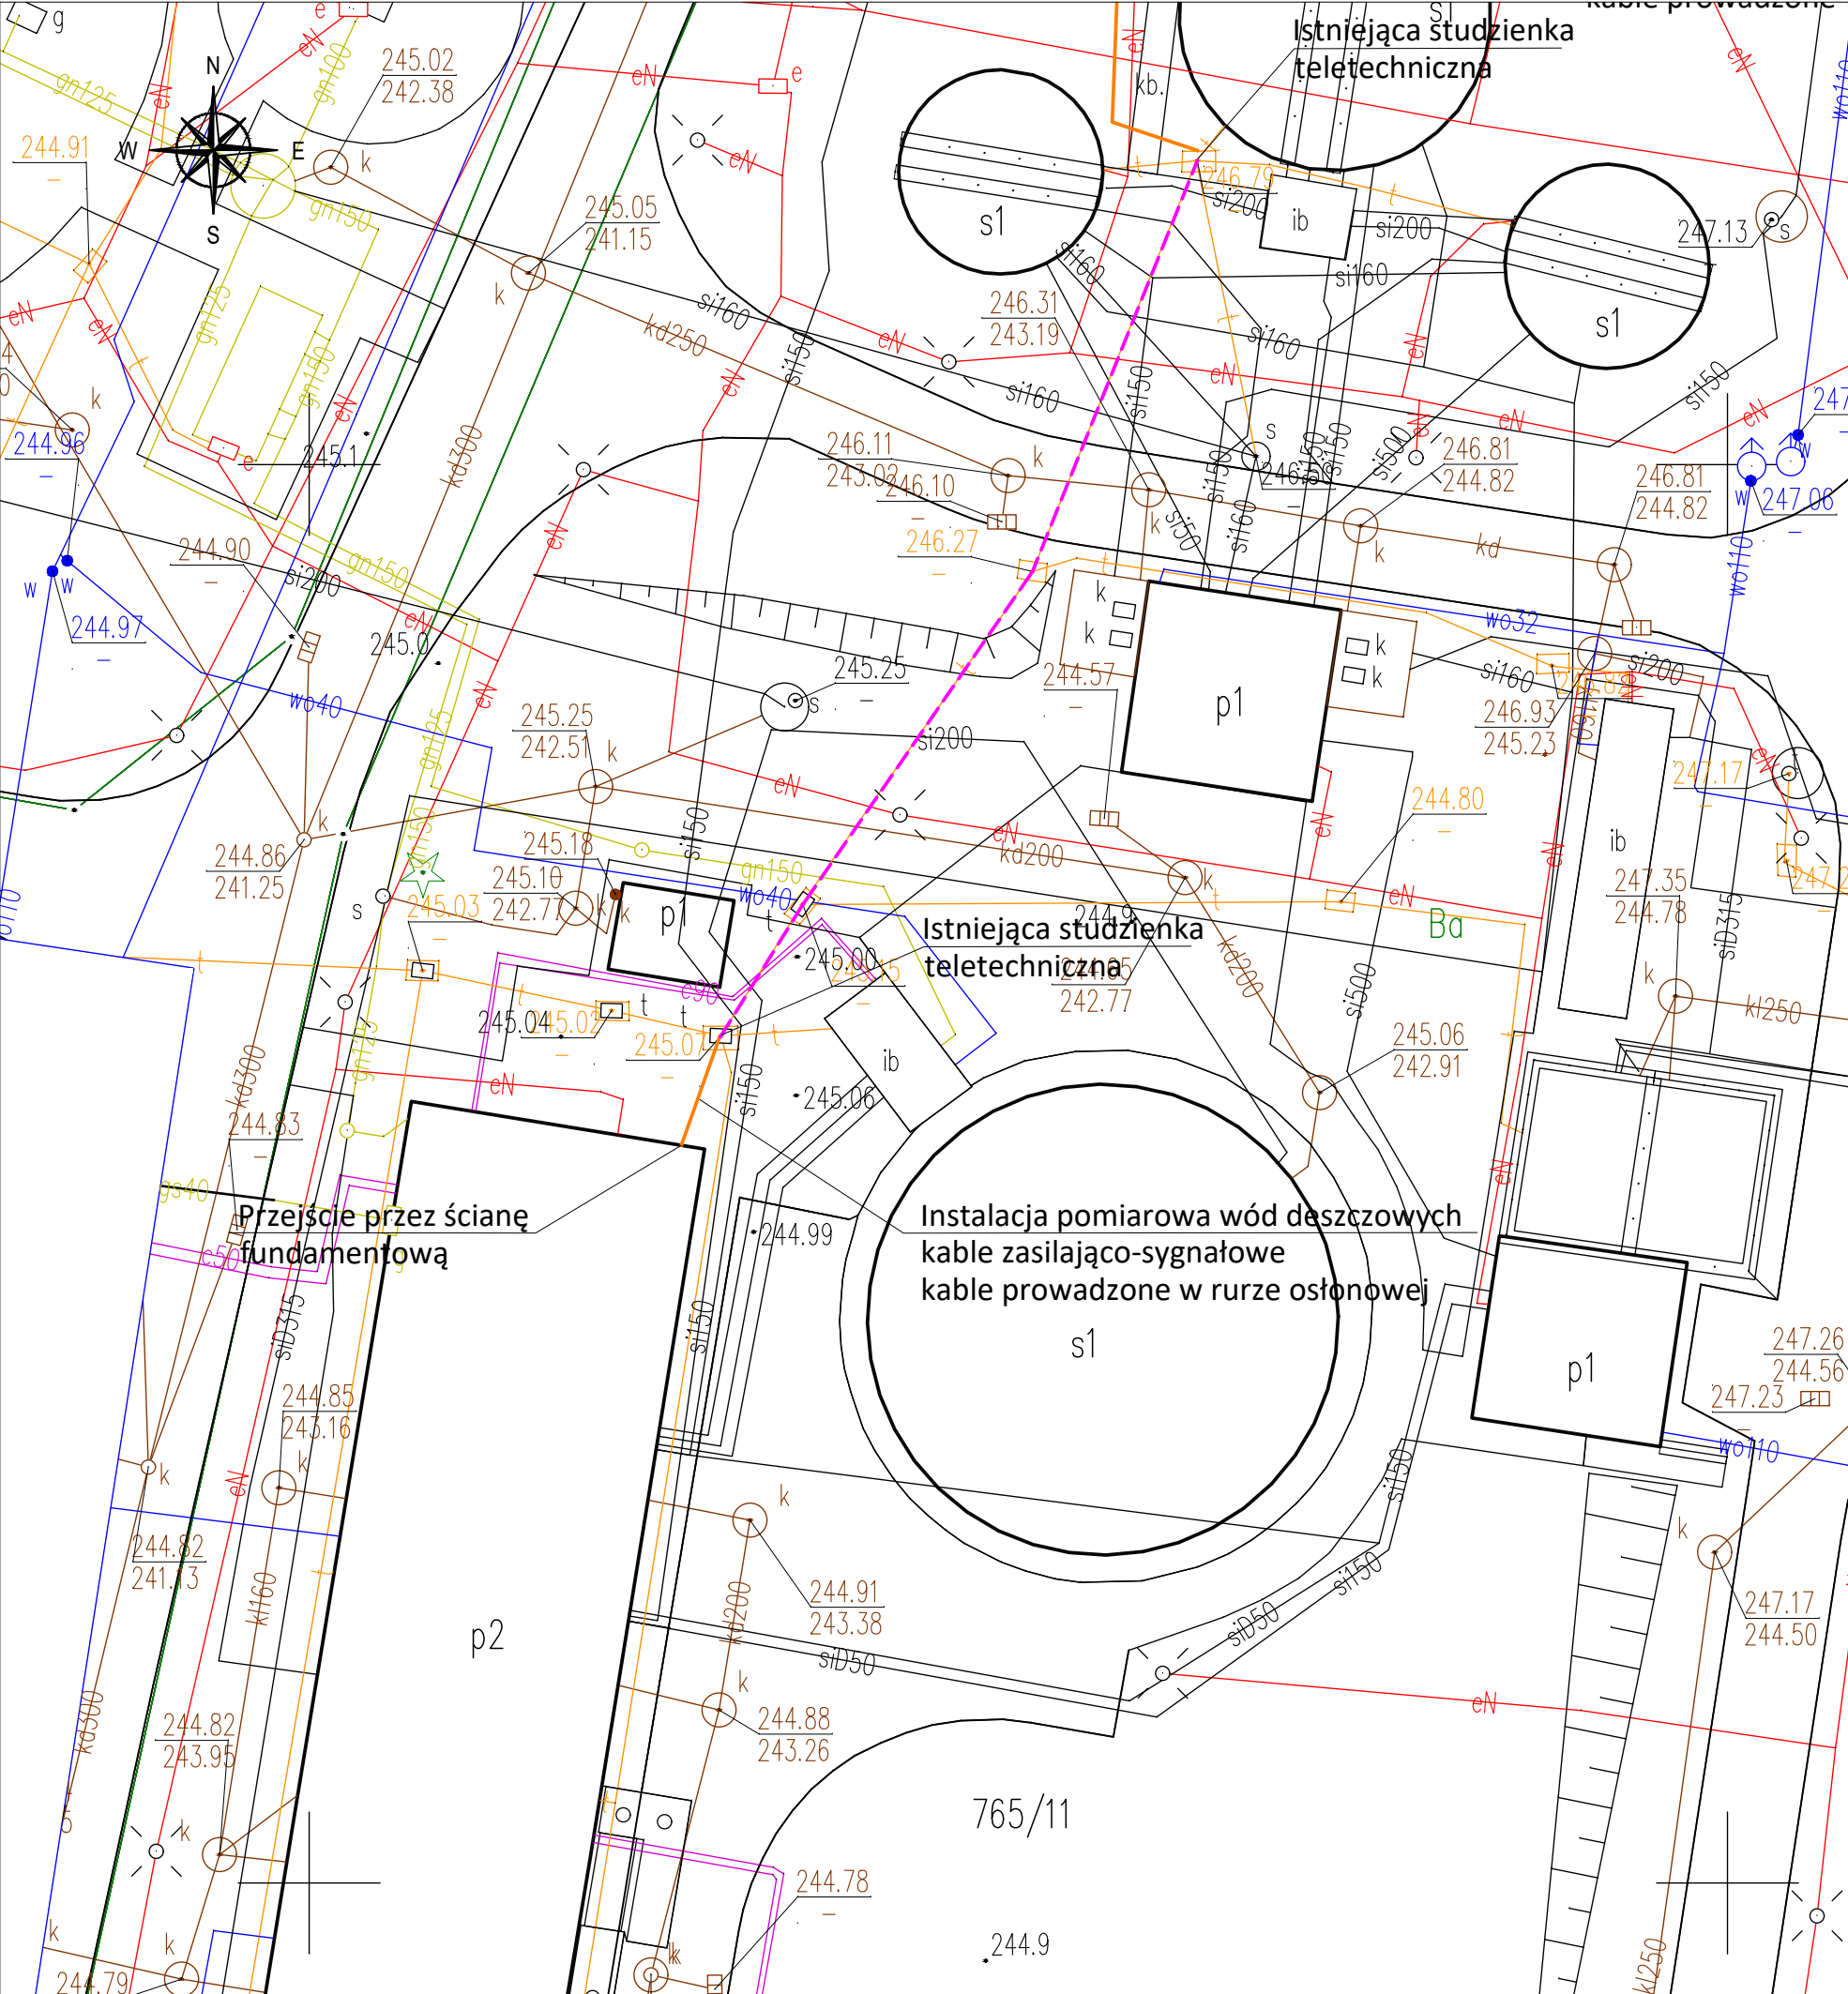

OZNACZENIA

Projektowane uzbrojenie:

- kanal grawitacyjny
- kable: zasilający i sygnałowy do ułożenia w wykopie
- bednarka
- kable: zasilający i sygnałowy do ułożenia w istniejących rurach osłonowych

Istniejące uzbrojenie:

- instalacja energetyczna
- instalacja gazowa
- instalacja wodociągowa
- rurociągi technologiczne

Inwestor: Przedsiębiorstwo Inżynierii Mijeskiej Sp. z o.o. ul. Szarych Szeregów 2, 43-502 Czechowice-Dziedzice			
Tytuł opracowania: Zbiornik wód deszczowych - naprawa i modernizacja: podniesienie ścian zbiornika, modernizacja odpływu, opomiarowanie.			
Stadium: PROJEKT TECHNICZNY			
Tytuł rysunku: Projekt zagospodarowania terenu			Data: 11.12.2025
Projektant branży sanitarnej.	mgr inż. Piotr Pacuła SLK/4463/POOS/12		Skala: 1:250
Projektant sprawdzający branży sanitarnej.	mgr inż. Grażyna Marszałek S-98/00		Nr rysunku: 2a